


서면2터널 소화설비 배치 평면도

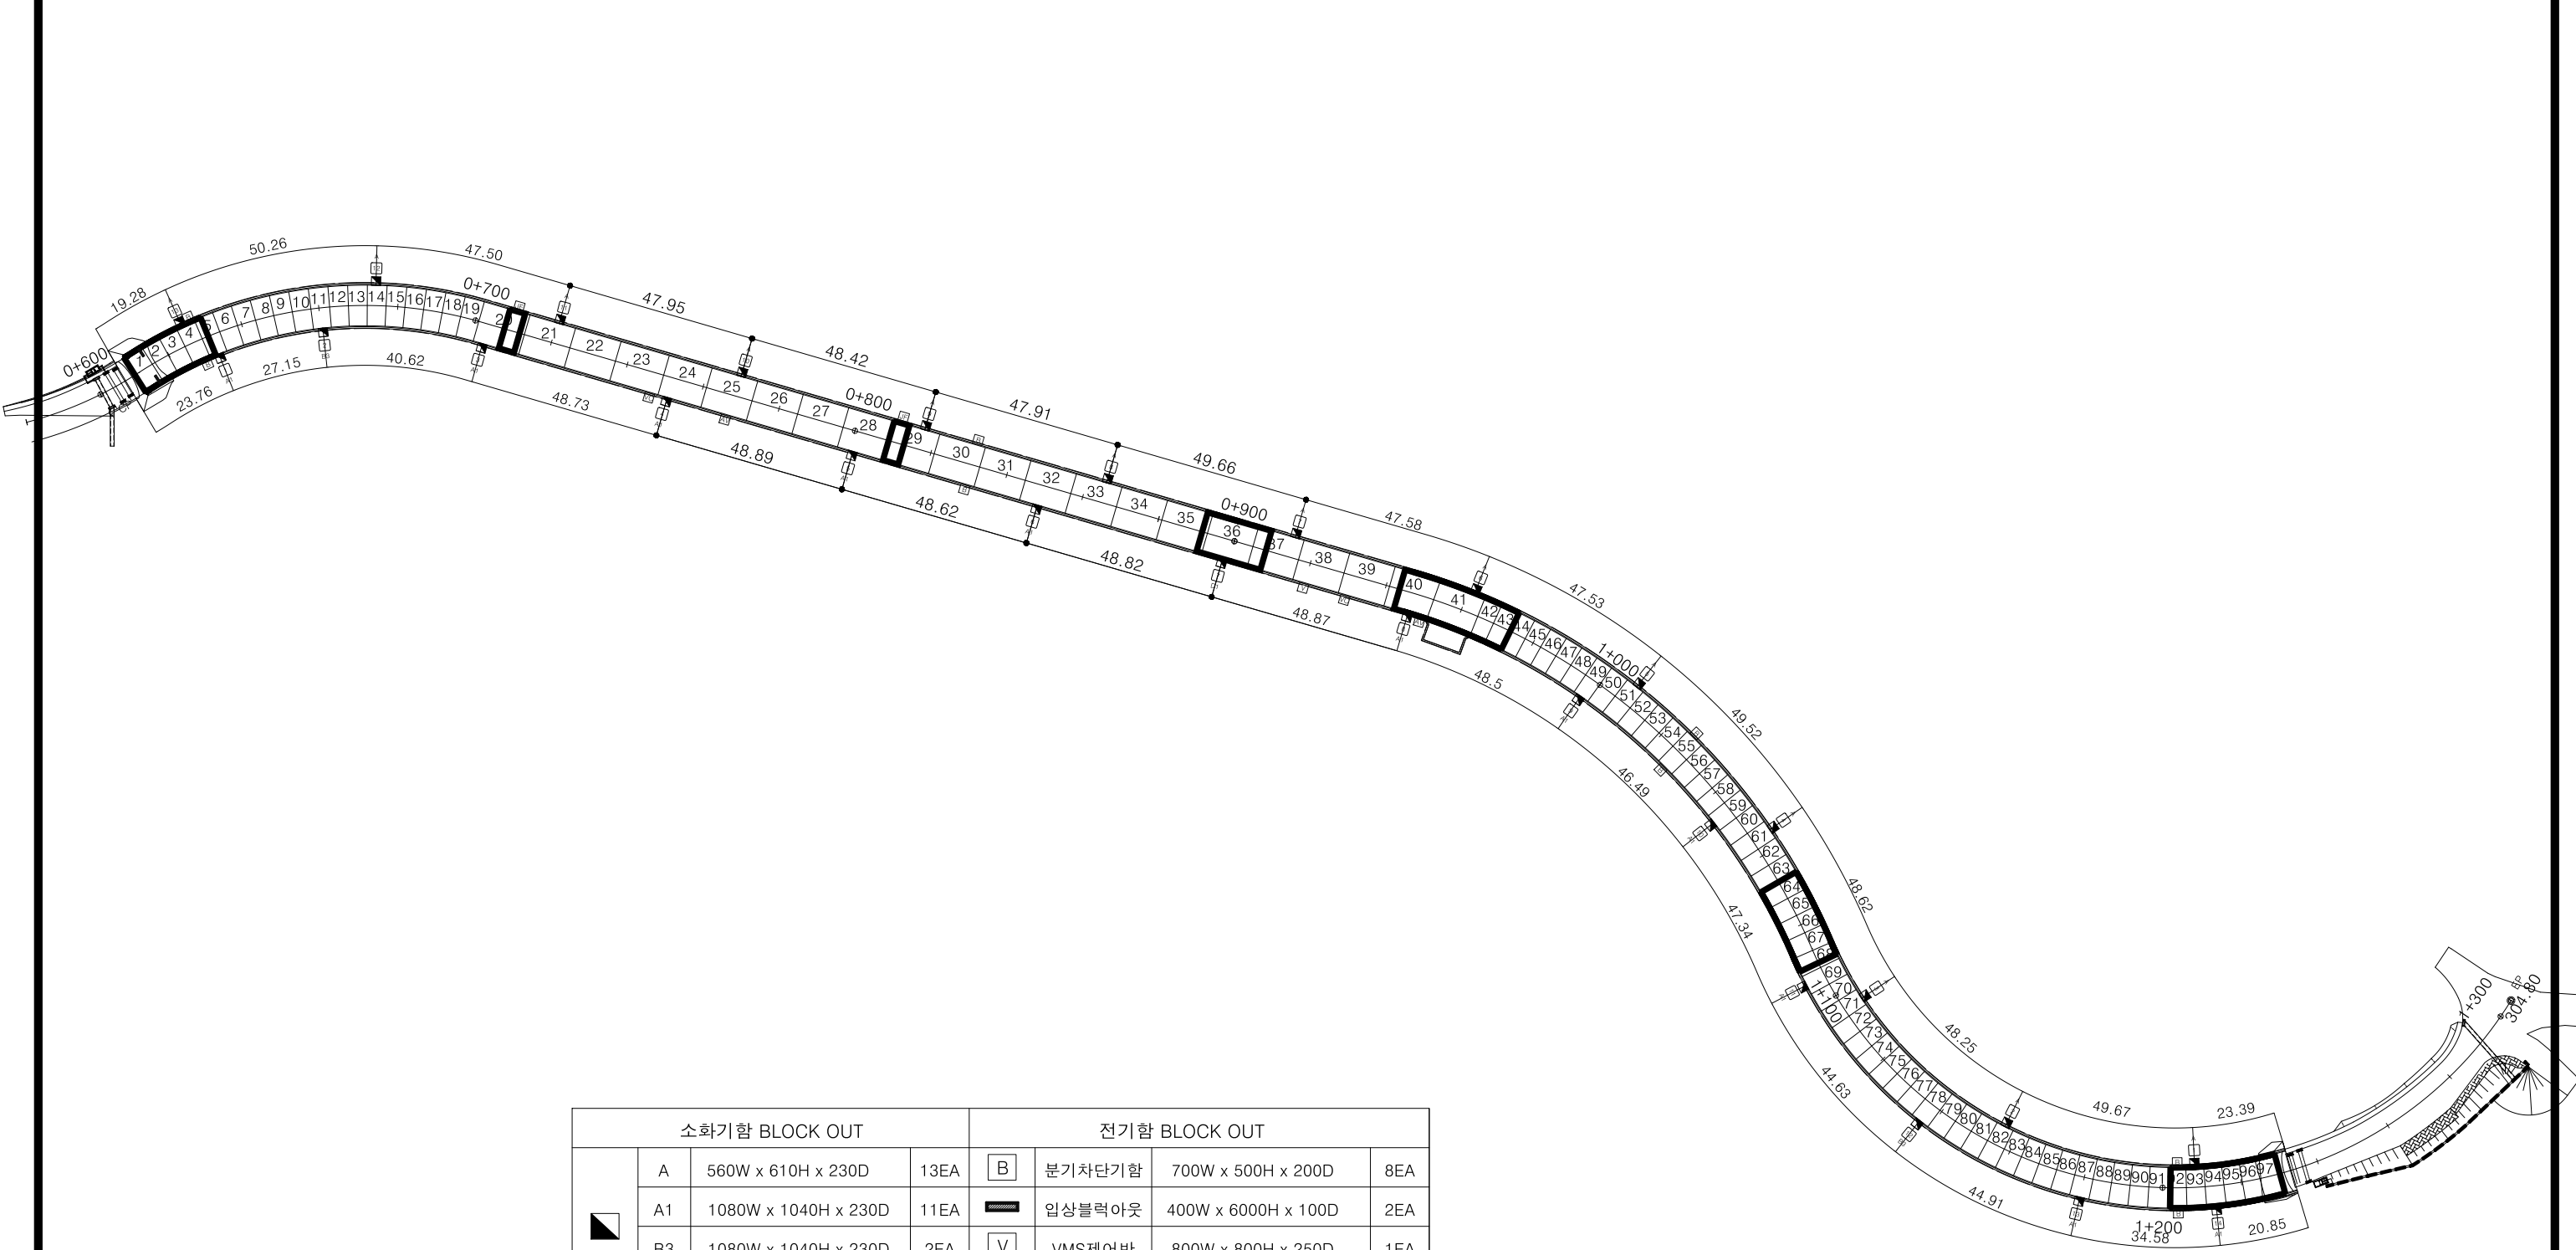

소화기함 BLOCK OUT				전기함 BLOCK OUT			
	A	560W x 610H x 230D	13EA		분기차단기함	700W x 500H x 200D	8EA
	A1	1080W x 1040H x 230D	11EA		입상블럭아웃	400W x 6000H x 100D	2EA
	B3	1080W x 1040H x 230D	2EA		VMS제어반	800W x 800H x 250D	1EA
	D1	1080W x 1040H x 230D	1EA		제트팬조작반	500W x 800H x 250D	2EA
					계측기제어반	1000W x 1000H x 280D	2EA
					계측기제어반	1000W x 1000H x 280D	2EA

 대림산업	사업명	울릉도 일주도로2 건설공사									위치정보		도면명	서면2터널 소화설비 배치 평면도
	시설/공구										축척	NONE		
	건설분야	토목	건설단계	실시설계		2015.12.	실시설계 준공	김성호	최규대	최장식	도면번호	C0060507-027	편철번호	4.109
		개정번호	날짜	개정내용				과업책임자	분야별책임자	설계자				