


북면터널 소화설비 배치 평면도

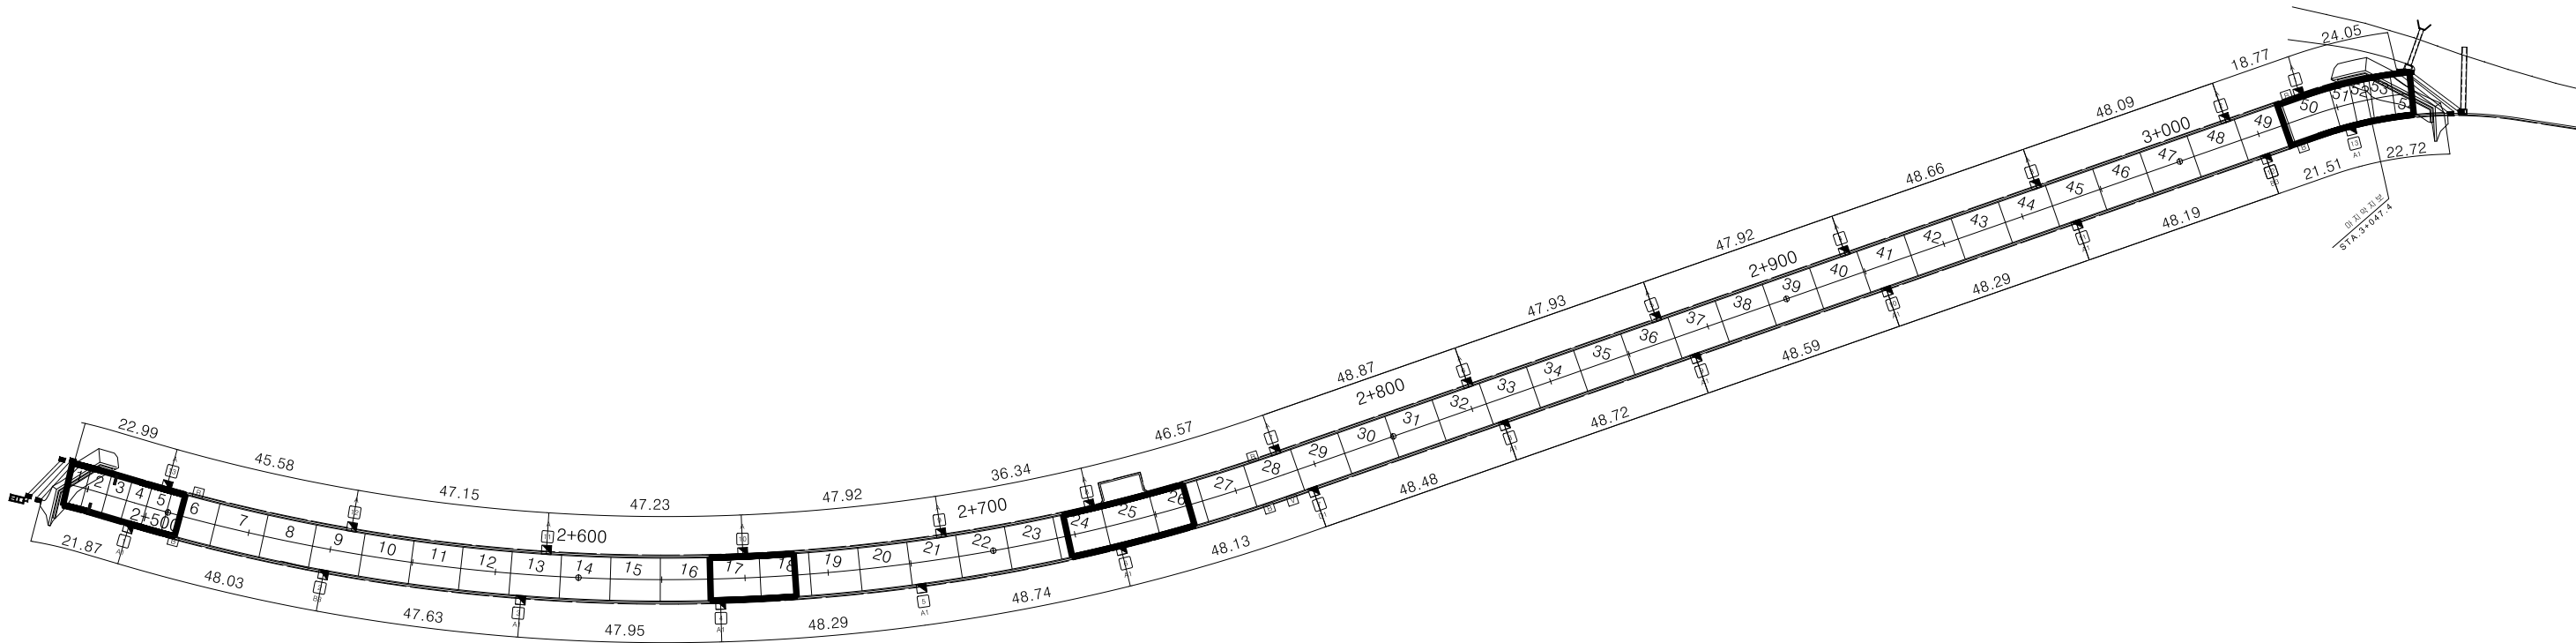

소화기함 BLOCK OUT				전기함 BLOCK OUT			
	A	560W x 610H x 230D	13EA		분기차단기함	700W x 500H x 200D	6EA
	A1	1080W x 1040H x 230D	11EA		입상블럭아웃	400W x 6000H x 100D	2EA
	B3	1080W x 1040H x 230D	2EA		VMS제어반	800W x 800H x 250D	1EA
	D1	1080W x 1040H x 230D	1EA				

※방향전환소 위치에 따른 소화전 갯수 1개 추가

경상북도	사 업 명	울릉도 일주도로2 건설공사									위치정보		도 면 명	북면터널 소화설비 배치 평면도
	시설/공구										축 척	NONE		
	건설분야	토 목	건설단계	실시설계		2015.12.	실시설계 준공	김 성 호	최 규 대	최 장 식	도면번호	C0060607-027	편철번호	5.089
대 림 산 업					개정번호	날짜	개 정 내 용	과업책임자	분야별책임자	설계자				